



地階平面図 (1FL 500) S=1/50

1 2 3 4 5 6 7 8 9 10	記 事 作成(承認)者 日付	記 事 作成(承認)者 日付	記 事 作成(承認)者 日付	NAME 2001.03.01	アタカ工業株式会社	大根田衛生管理組合 設 最終処分場建設工事 (浸出水処理施設)	60m ² /日	ALMEGA ENG.	地階 機器配置図	2001.03.01	1/50	AFE34011	MM00010
				FILE MM00010.dwg						1/50			

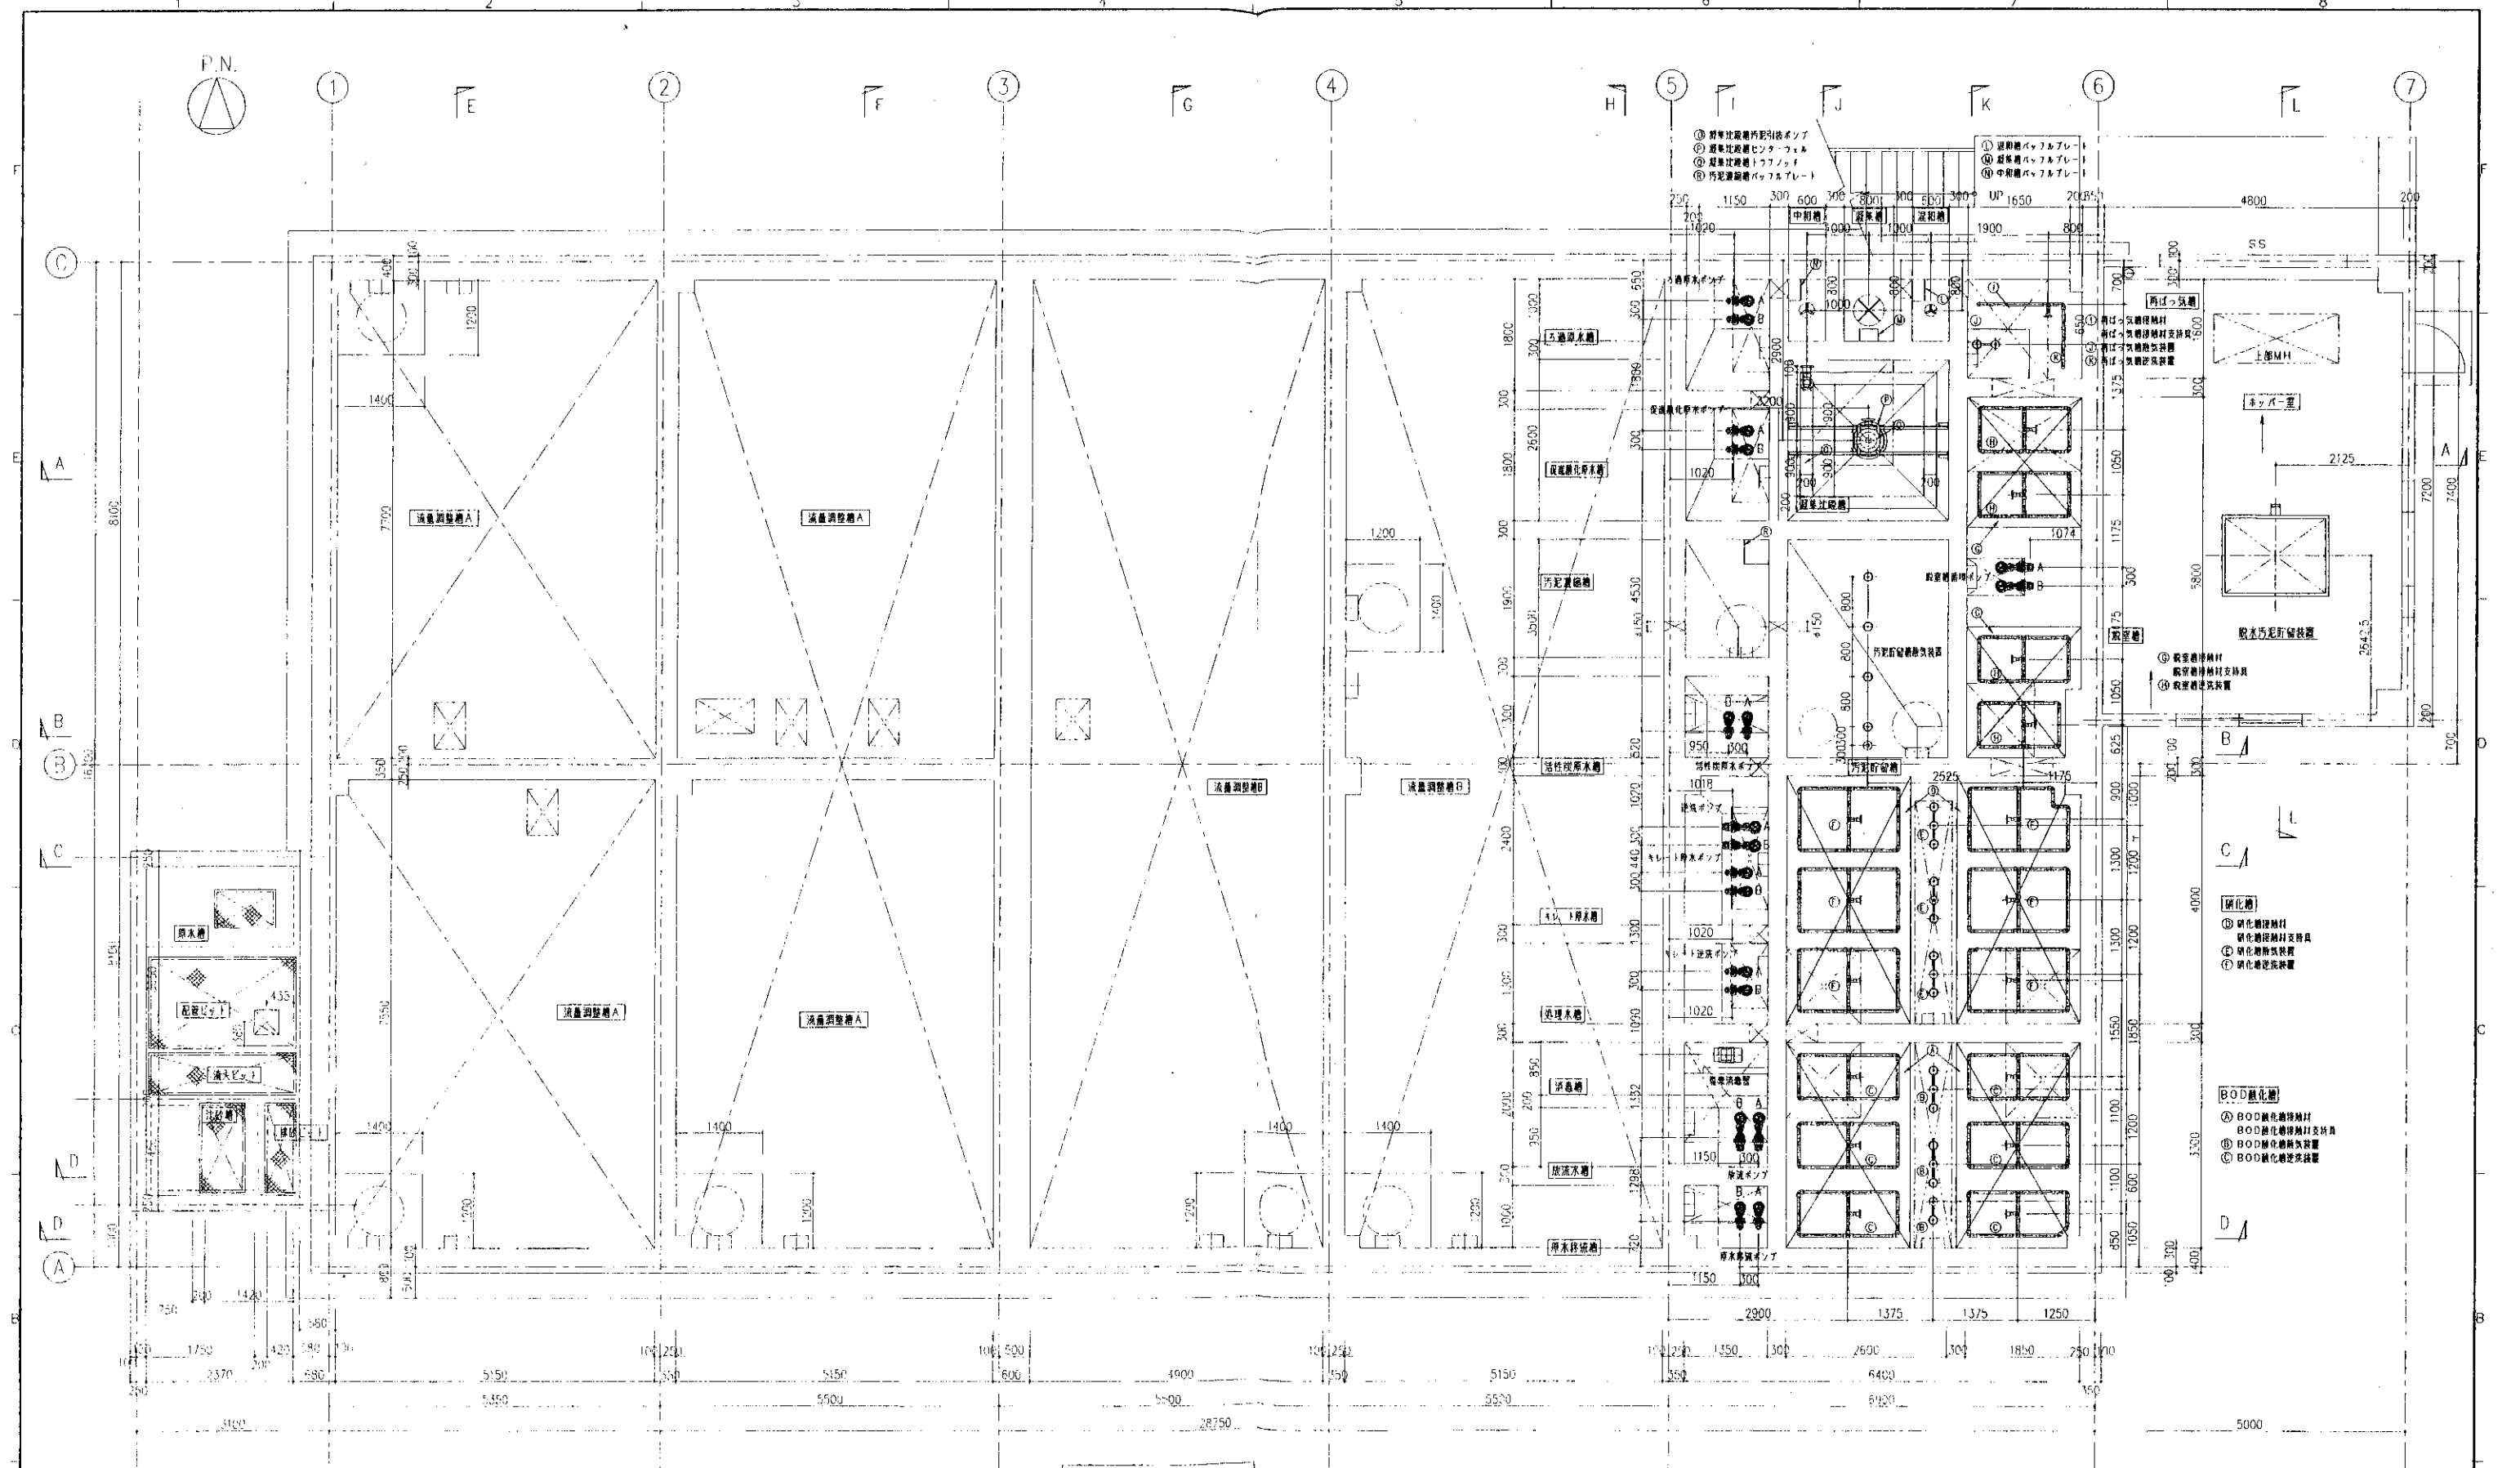


1階平面図 S=1/50

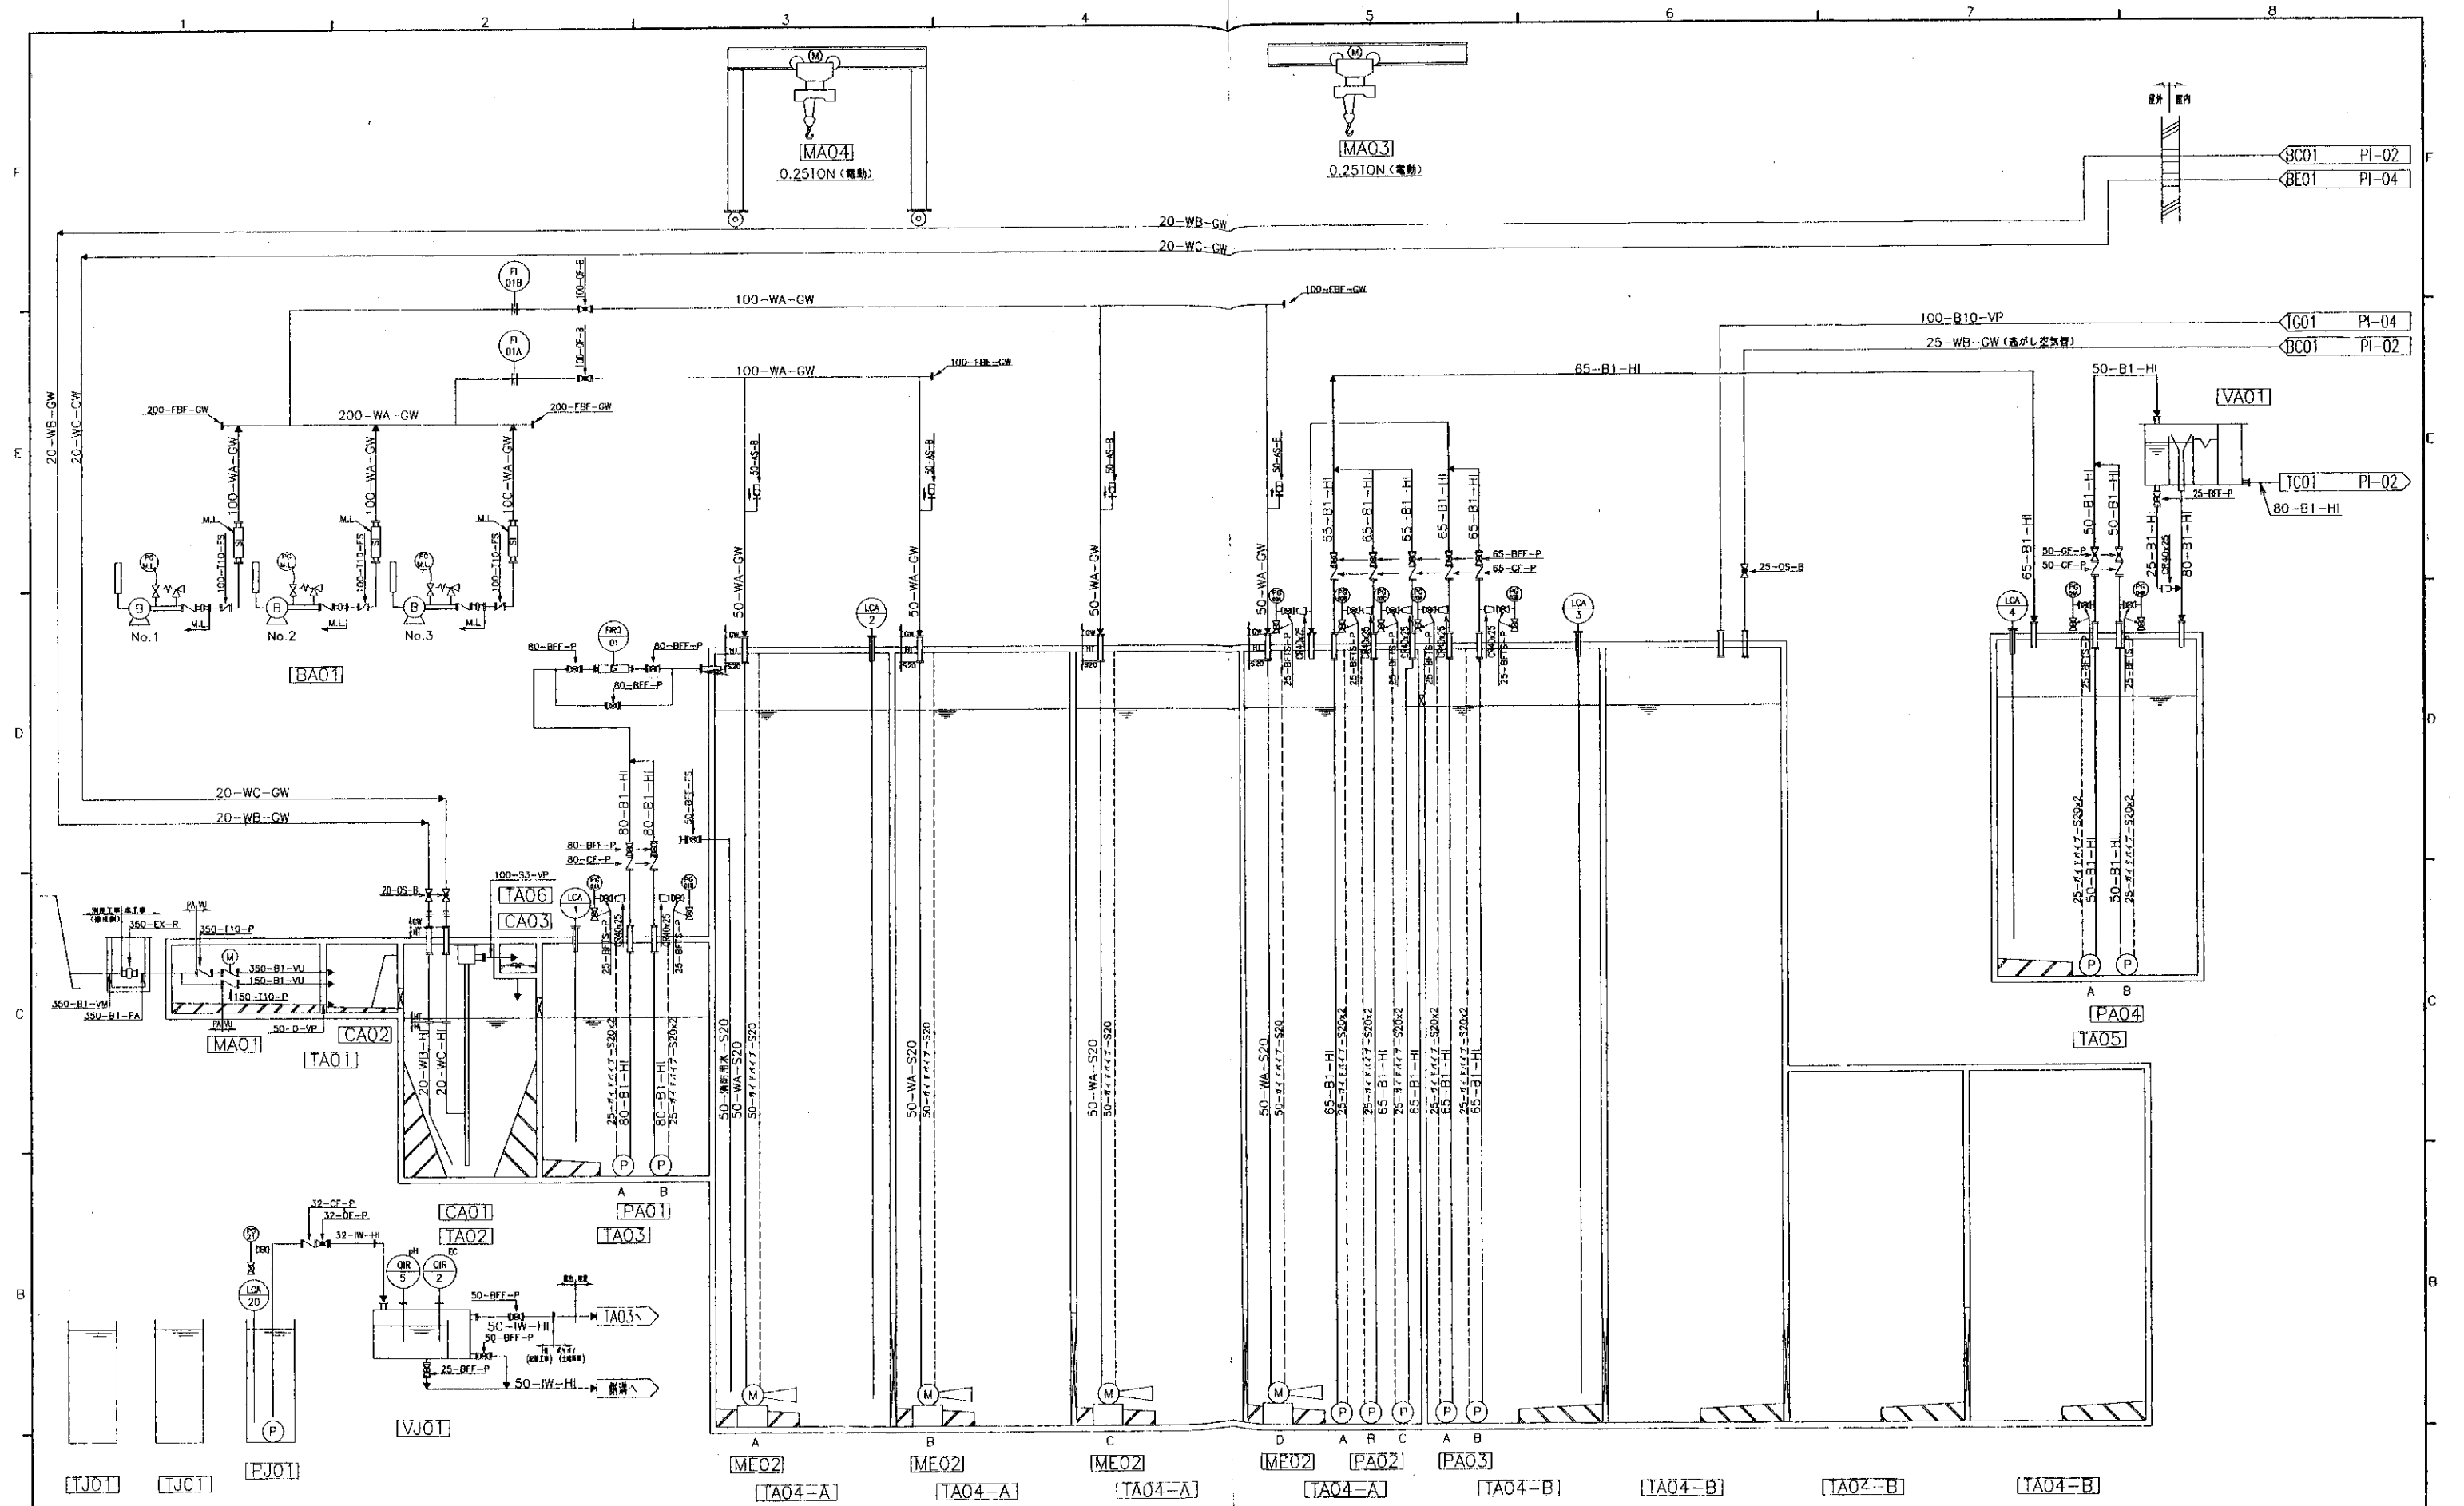




Item No.	水槽・機器名称	Item No.	水槽・機器名称	Item No.	水槽・機器名称	Item No.	水槽・機器名称	Item No.	水槽・機器名称	Item No.	水槽・機器名称	Item No.	水槽・機器名称
BAO1	調整アロワ	MAO1	緊急遮断弁	PAO1	原水ポンプ	PJO1	地下水モニタリングポンプ	TAO4-A	流量調整槽A	TJ01	観測井		
CAO1	沈砂排出ポンプ	MAO2	調整槽散気装置	PAO2	調整ポンプ	IAO1	流入ピット	TAO4-B	流量調整槽B	VAO1	汚水計量槽		
CAO2	スクリーン	MAO3	調整ポンプ吊り上げ装置	PAO3	調整槽移送ポンプ	TAO2	沈砂槽	TAO5	原水移送槽	VJ01	地下水計量槽		
CAO3	排砂ピット角落とし	MAO4	調整槽散気装置吊り上げ装置	PAO4	原水移送ポンプ	TAO3	原水槽	TAO6	排砂ピット				

DATE 2002.03.01	アタカ工業株式会社	大線街衛生管理組合 殿		配管系統図 (P1-01)	NON	2002.03.01
FILE PF00020.dwg		最終処分場建設工事 (浸出水処理施設)				図番 AFE34011

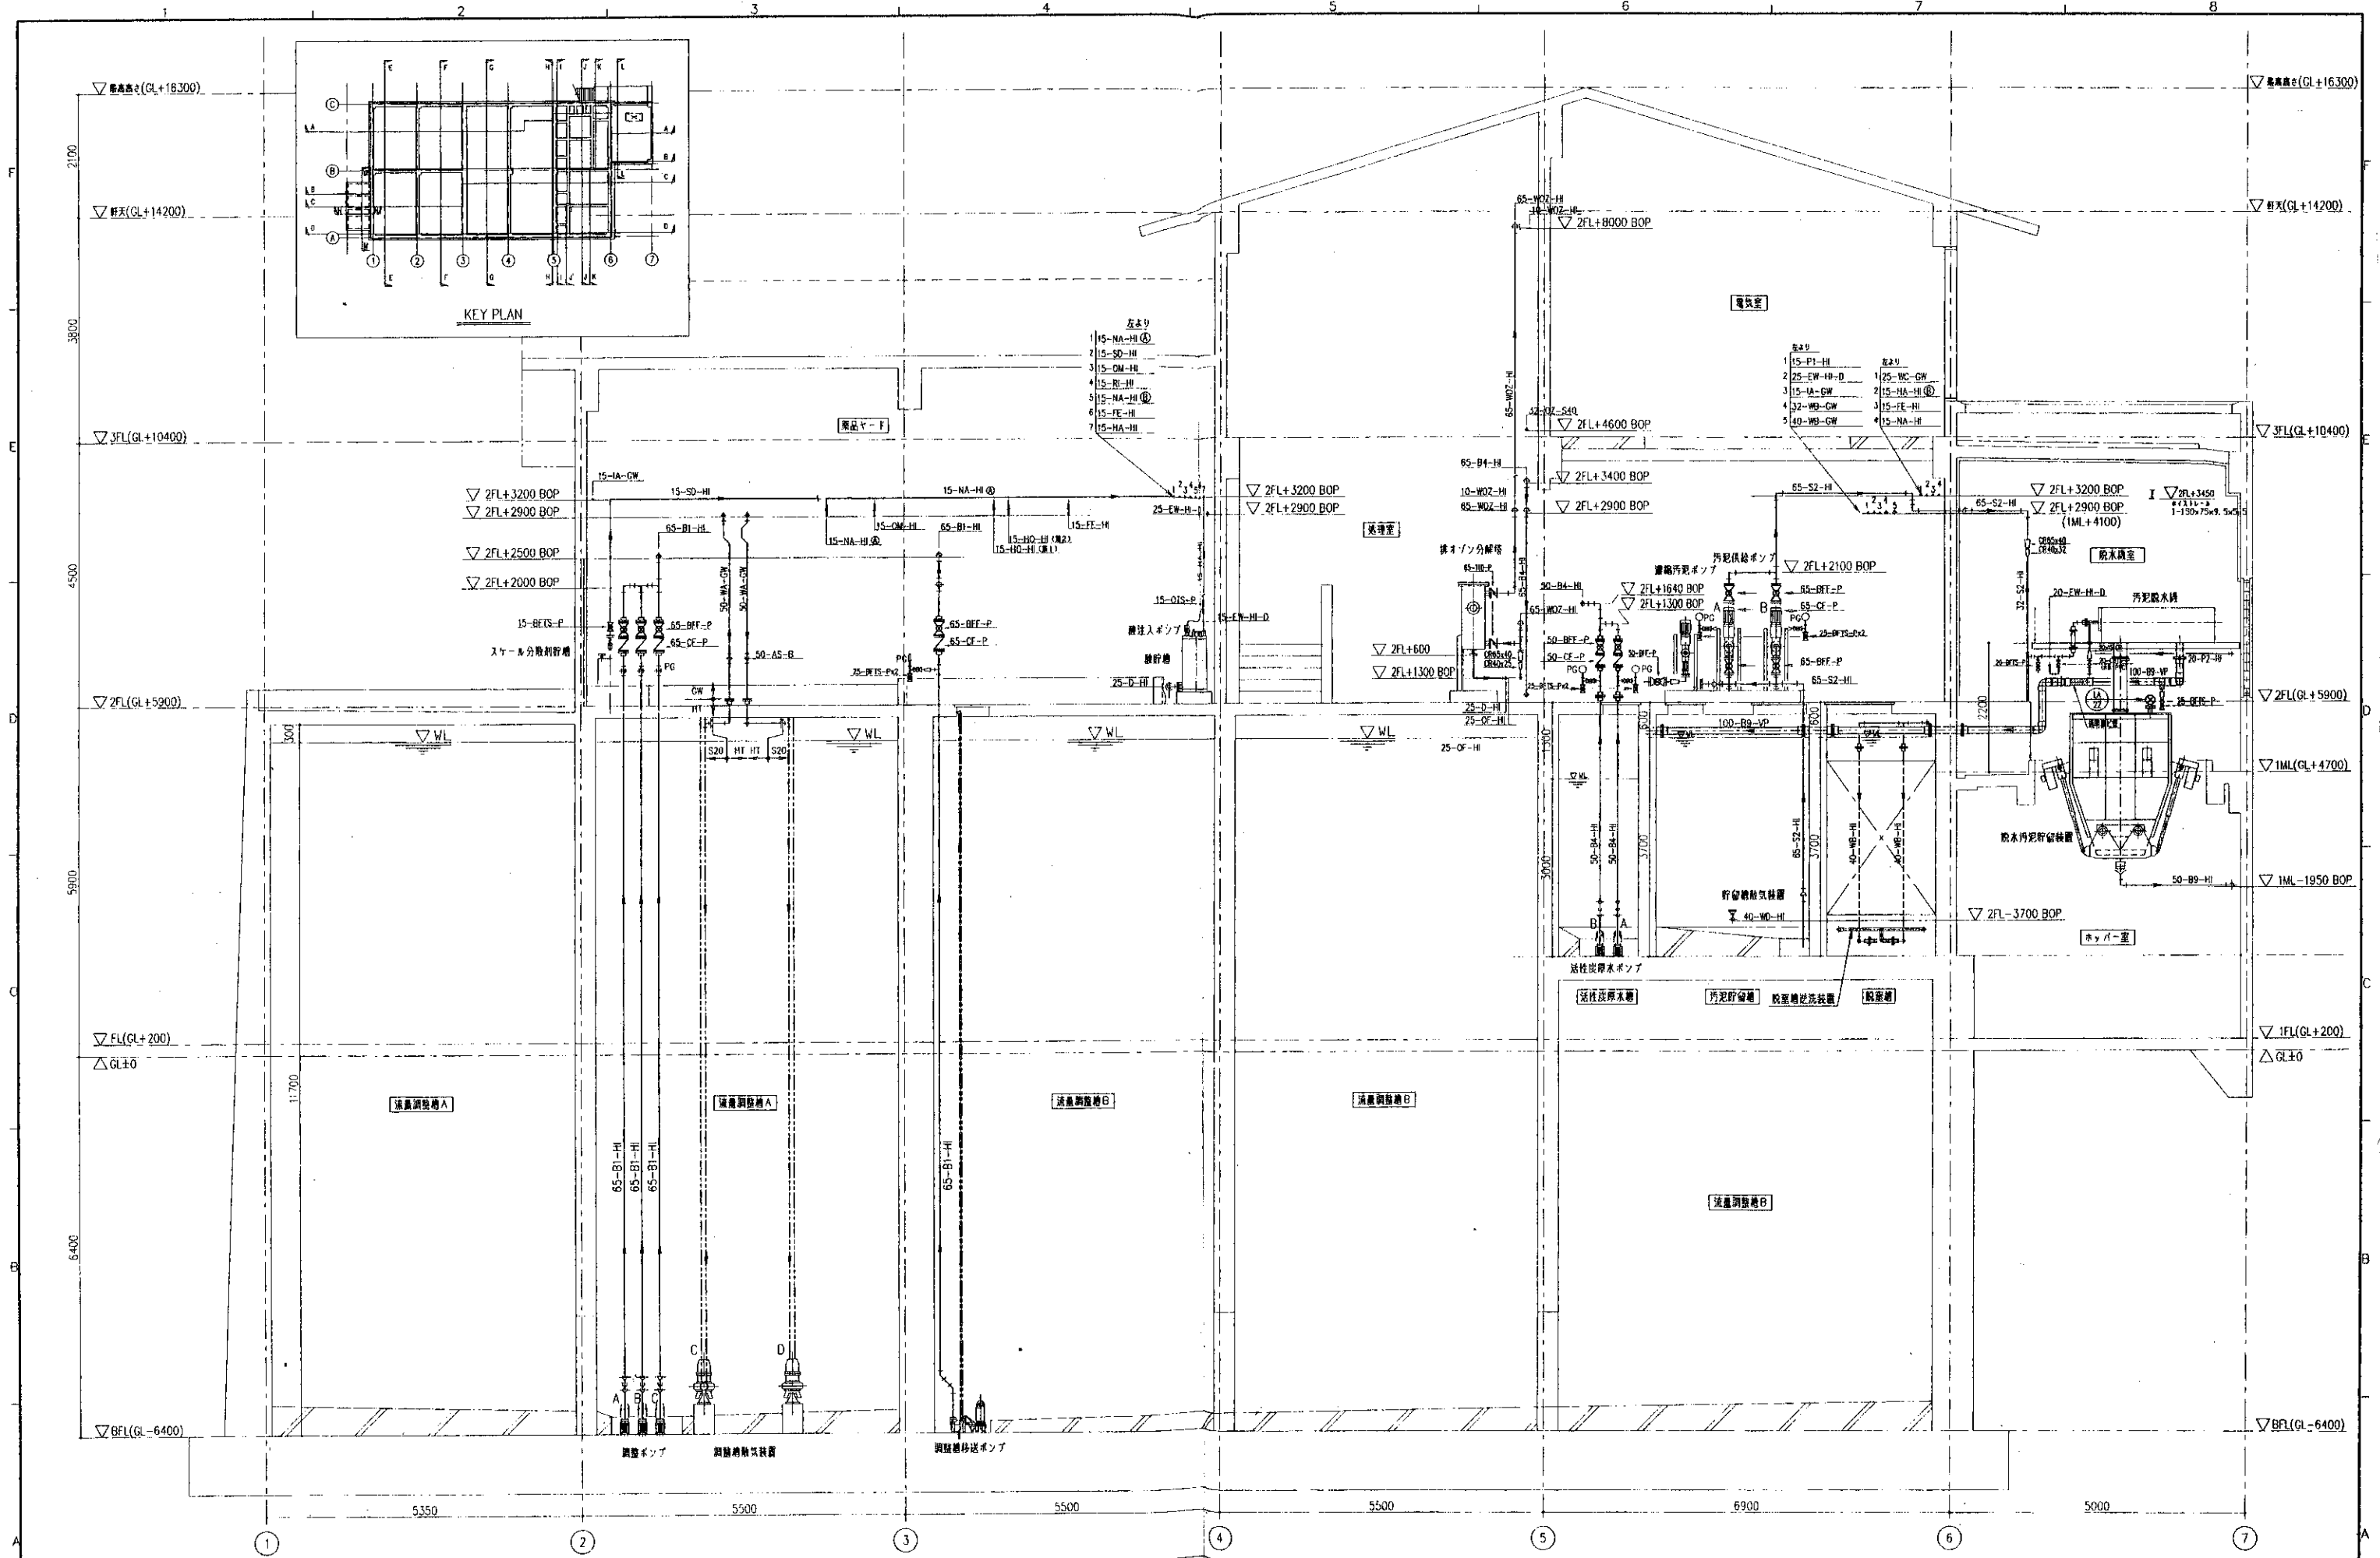

B-B断面図 1/50

日付 記号 作成 校閲 承認	2001.03.01 PP00070.dwg	アタカ工業株式会社 大根田衛生管理組合 配 最終処分場建設工事 (浸出水処理施設)	60m ² /日	ALMEGA ENG.	配管断面図(2/11)	2001.03.01	1/50	AFE34011	PP00070
						図面番号	縮尺	図名	設計者
						承認者	校閲者	作成者	承認者

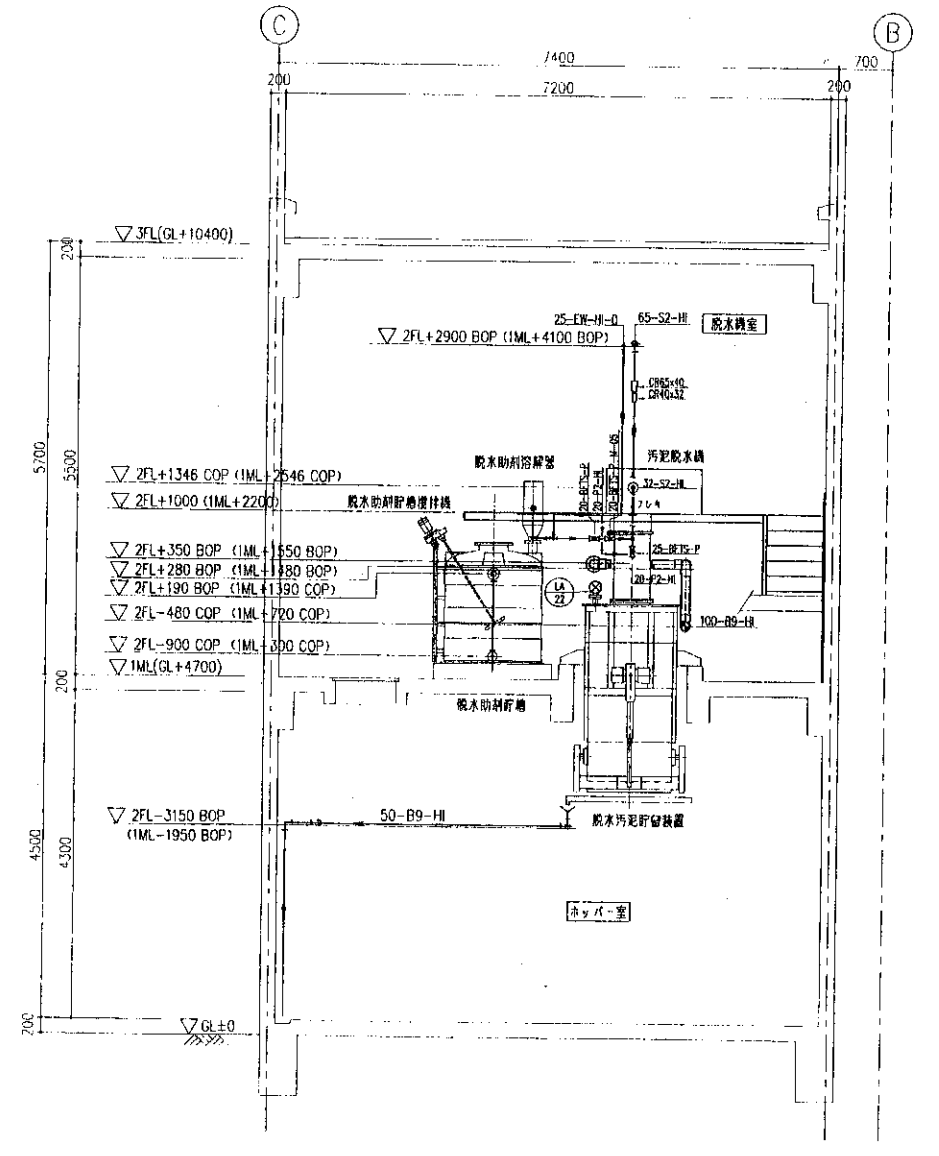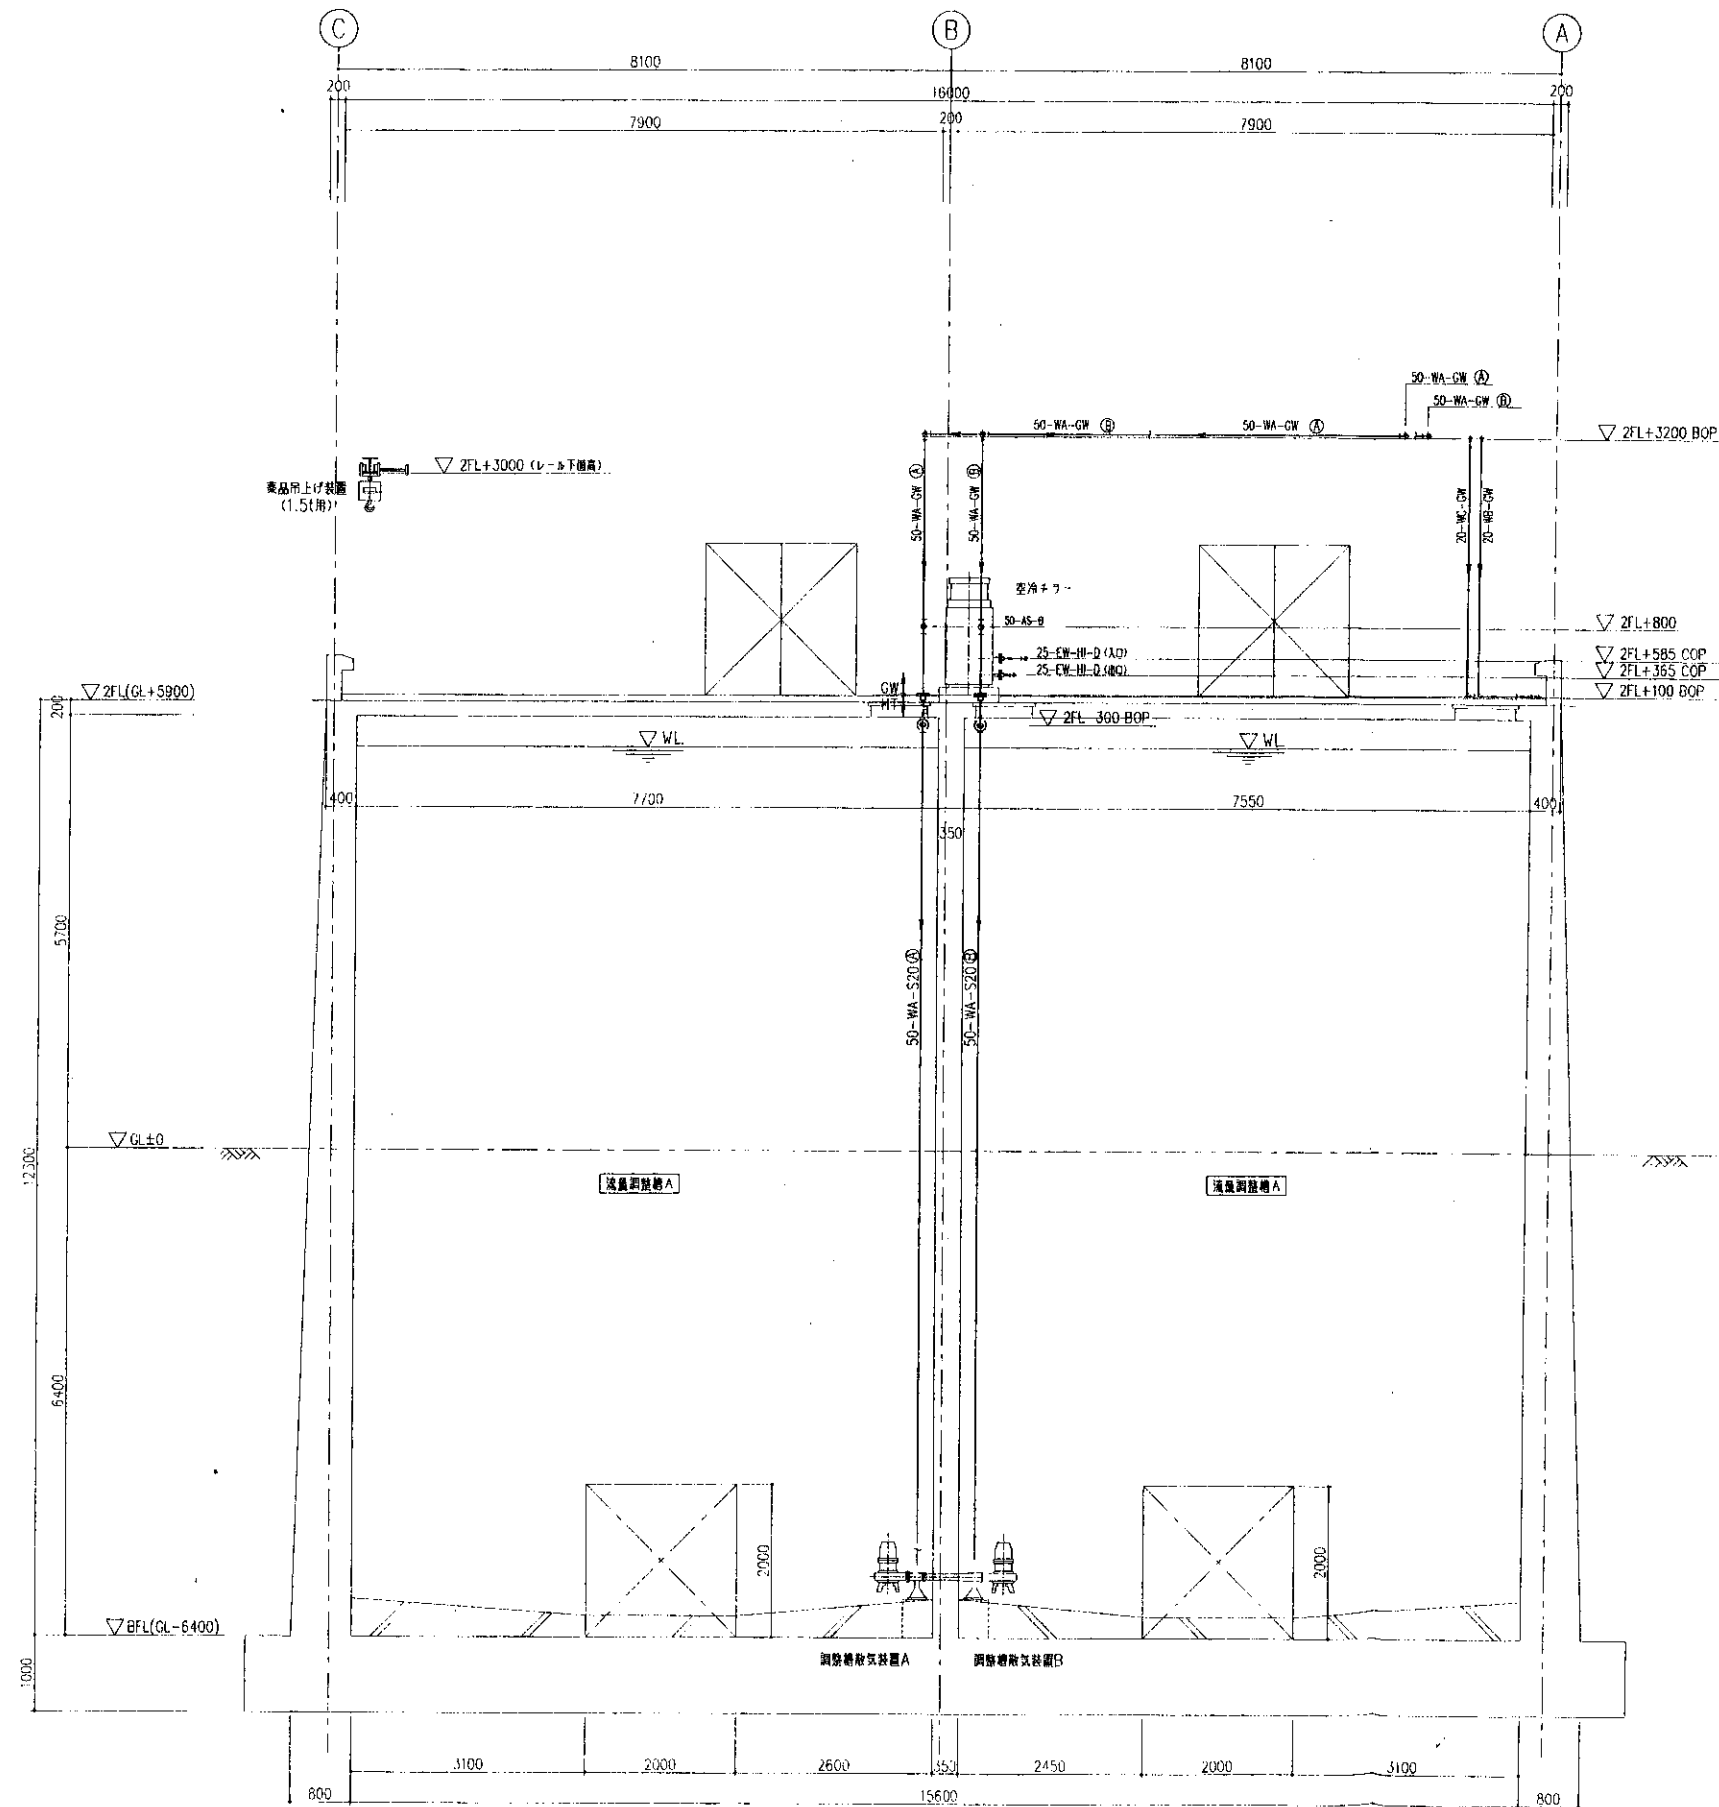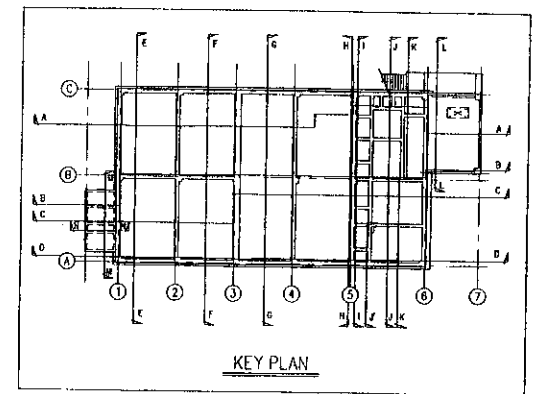

2001.03.01 PP00100.rwg		アタカ工業株式会社 大根田衛生管理組合 殿 最終処分場建設工事 (浸出水処理施設)	ALMEGA ENG.	配置断面図 (5/11)	2001.03.01 AFE34011	PP00100
---------------------------	--	---	----------------	--------------	------------------------	---------