


熱交換器修繕 (5系列)

△		きもつき苑(仮称)改築火器戸設備工事	2階平面図
△		株式会社 宮本工業所	SCALE 1/50
△			DATE
△		DWG NO.	SS07008-F03
△		訂正事項	年月日 担当者

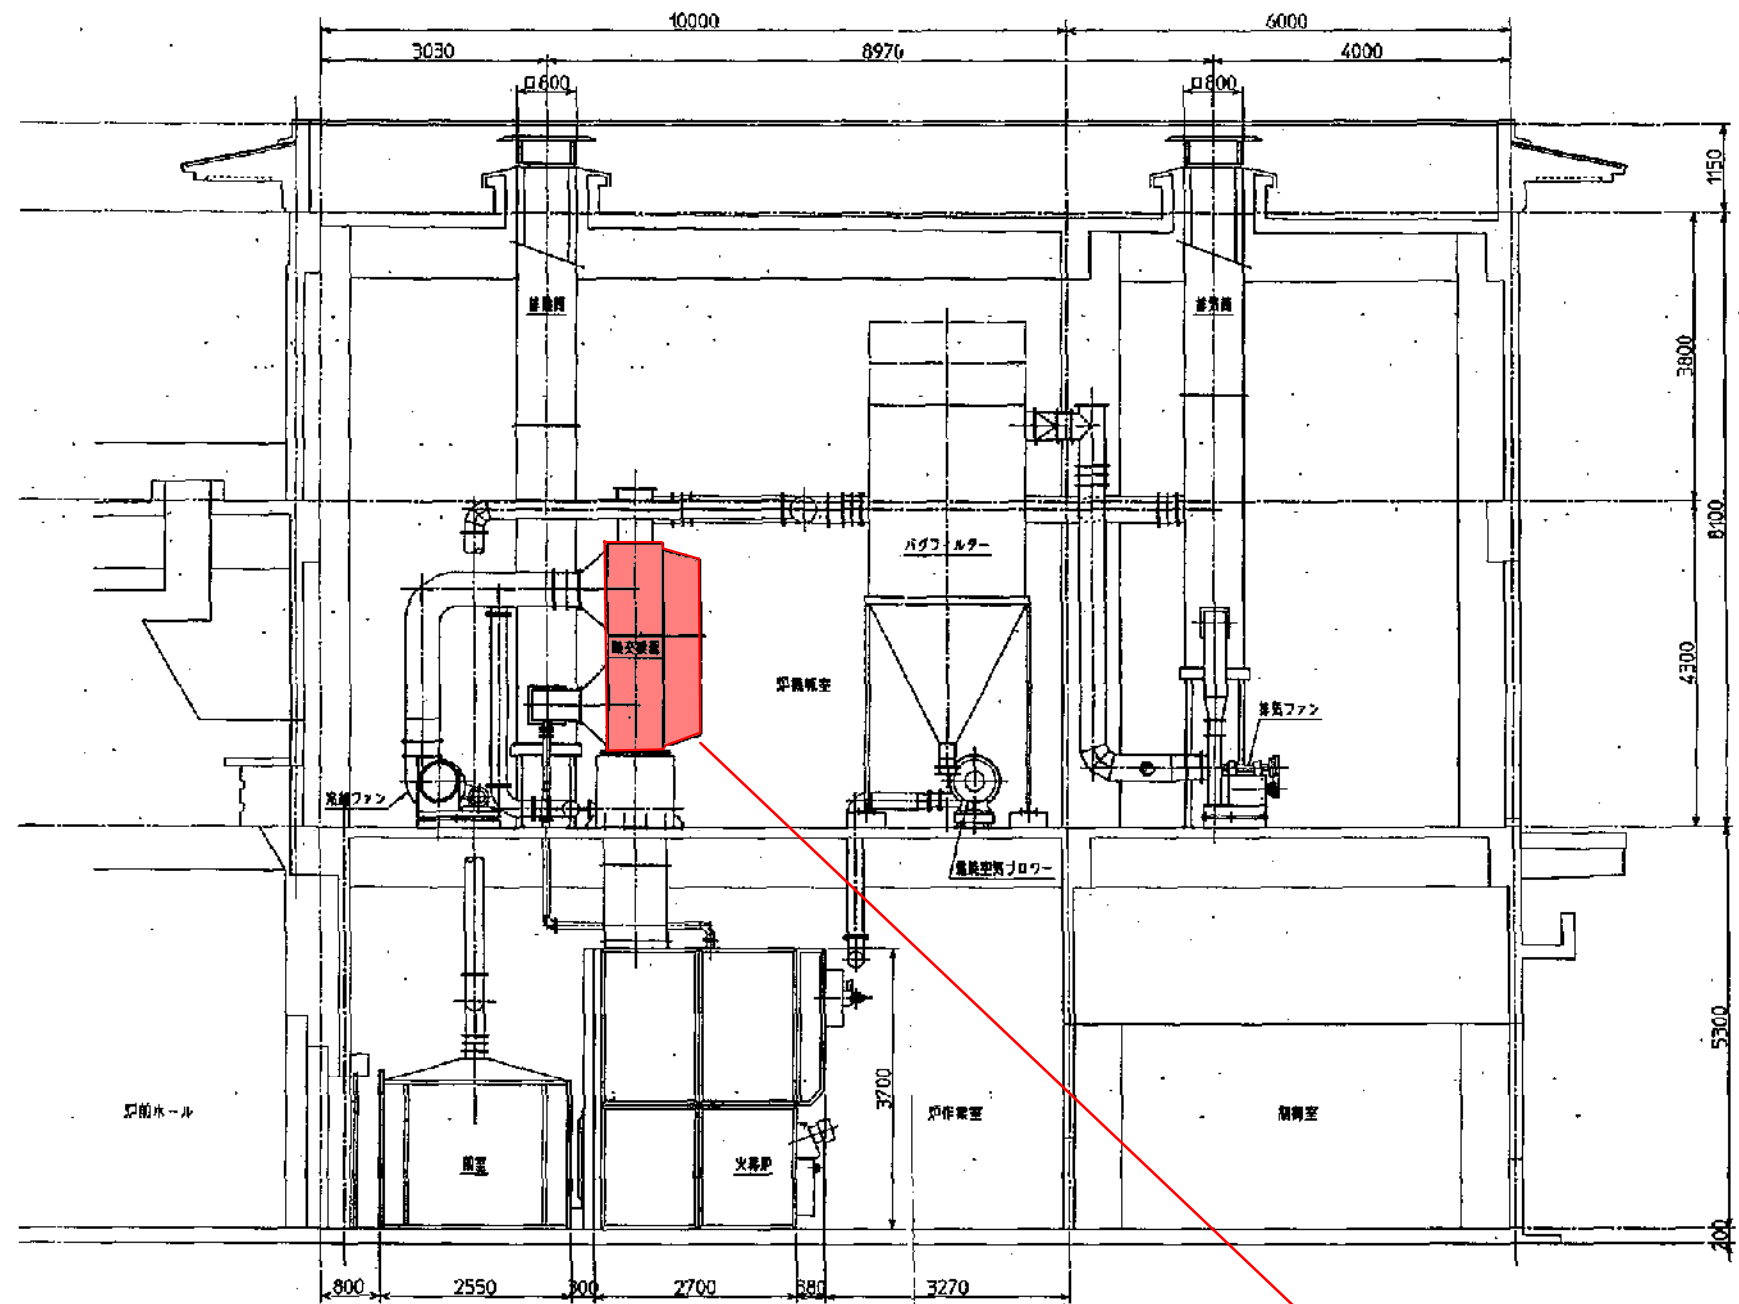

熱交換器修繕 (系列)

△		きもつき産(板橋)改築火葬炉設備工事	立面図その2			
△		☆ 株式会社 宮本工業所	SCALE	DRAWN	CHECKED	APPROVED
△	1/50		富田			
△	DATE					
△		DWG NO.	SS07003-F04-2			
製図	校正	年月日				